




203/02

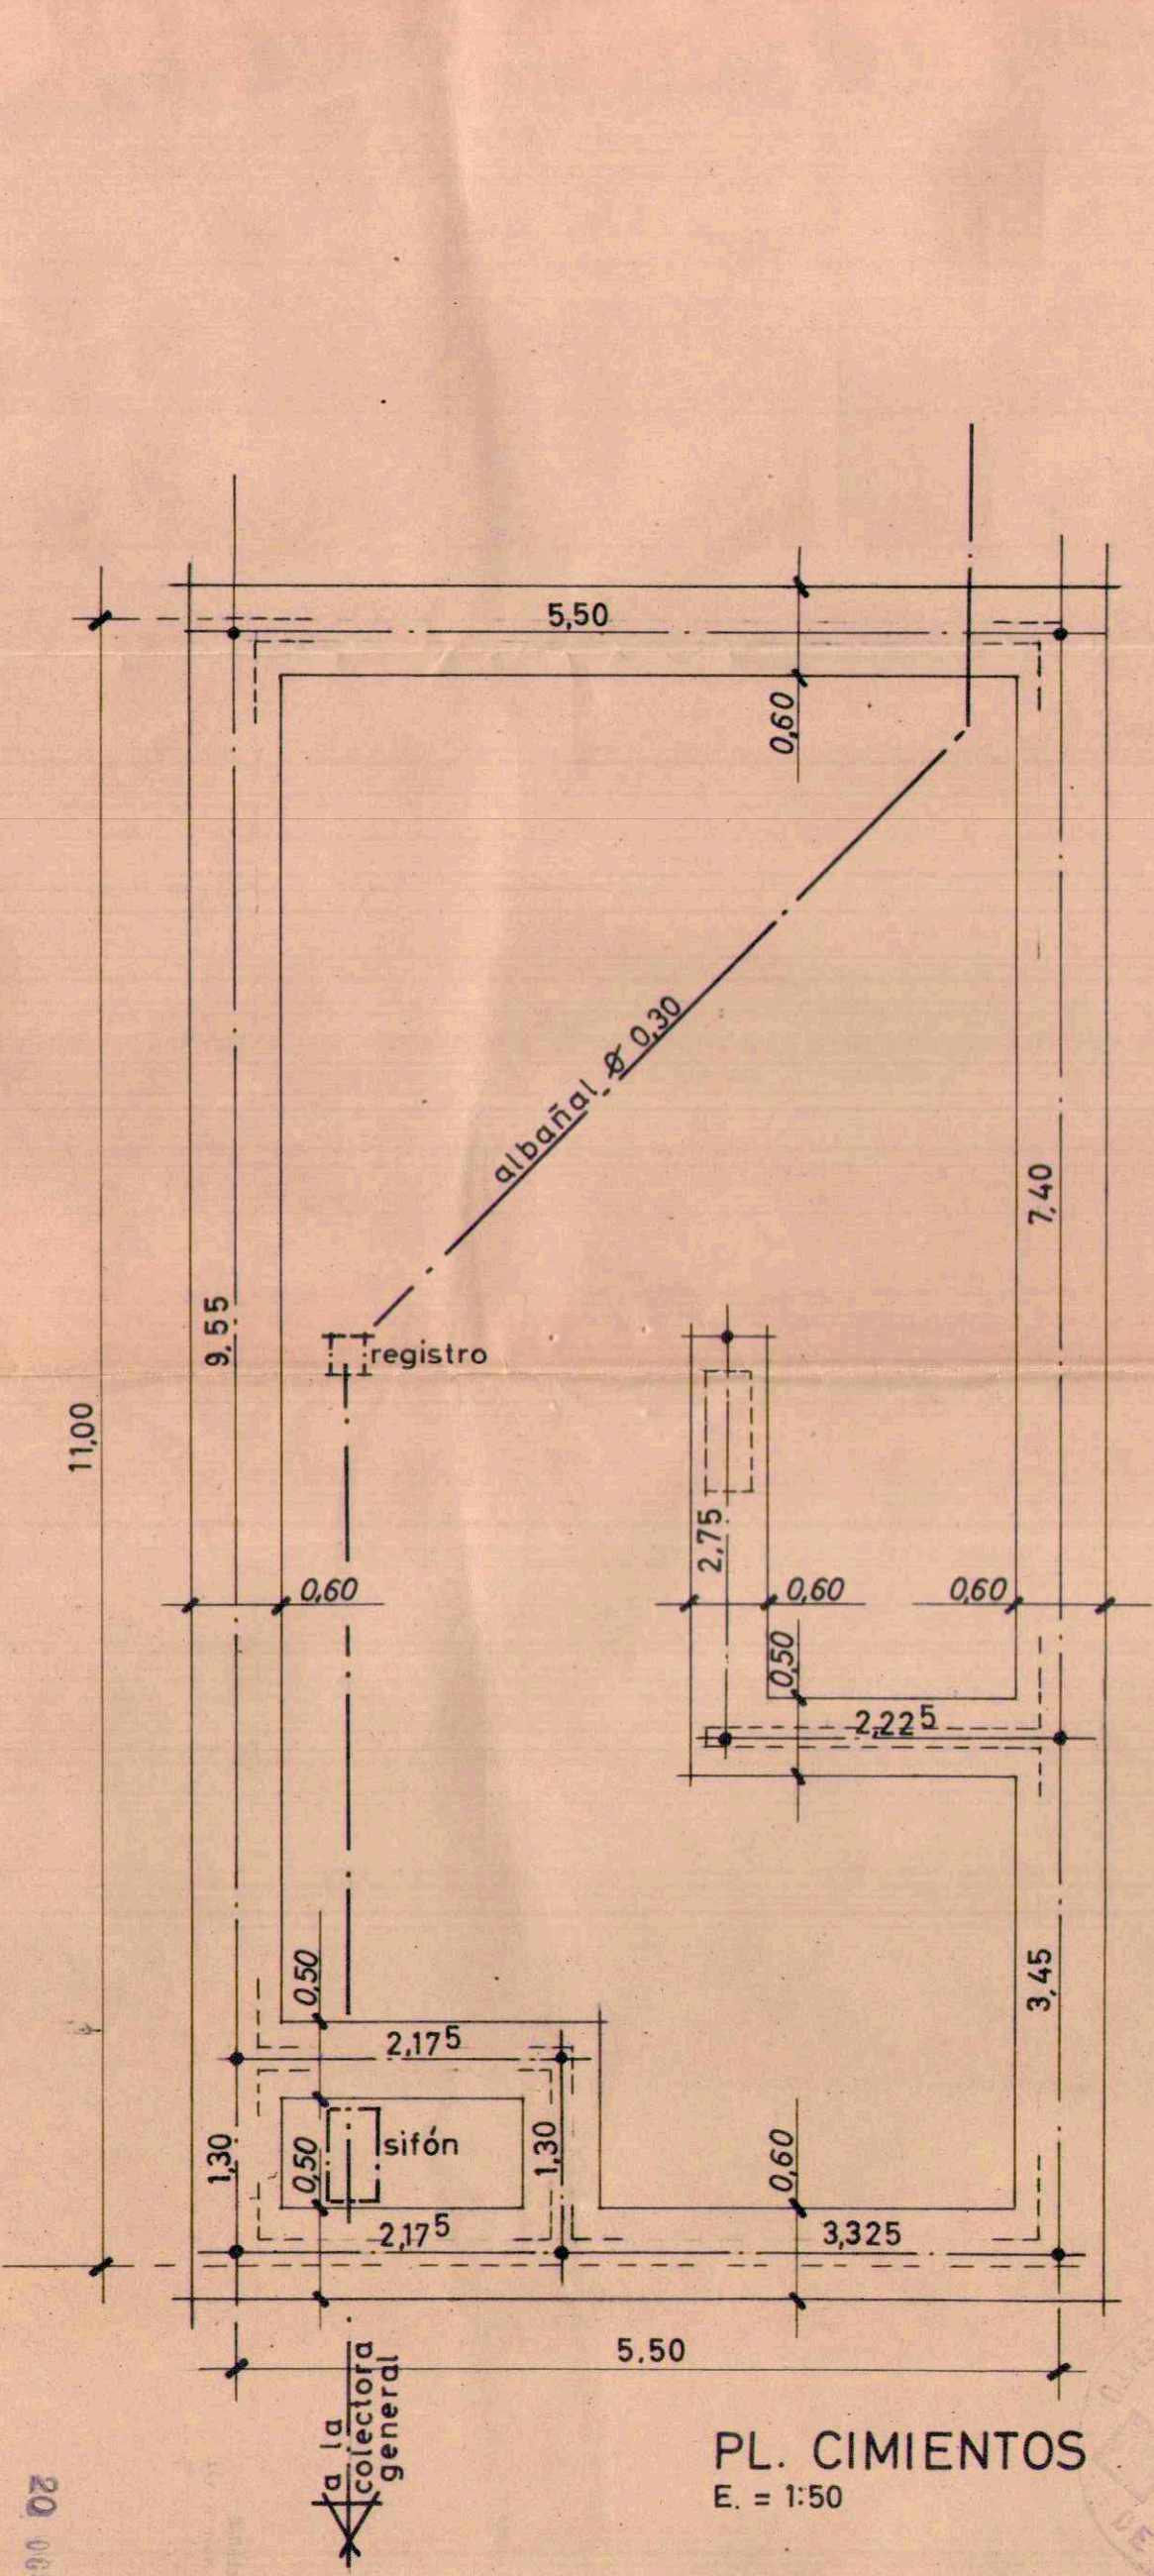

PL. CIMIENTOS  
E. = 1:50

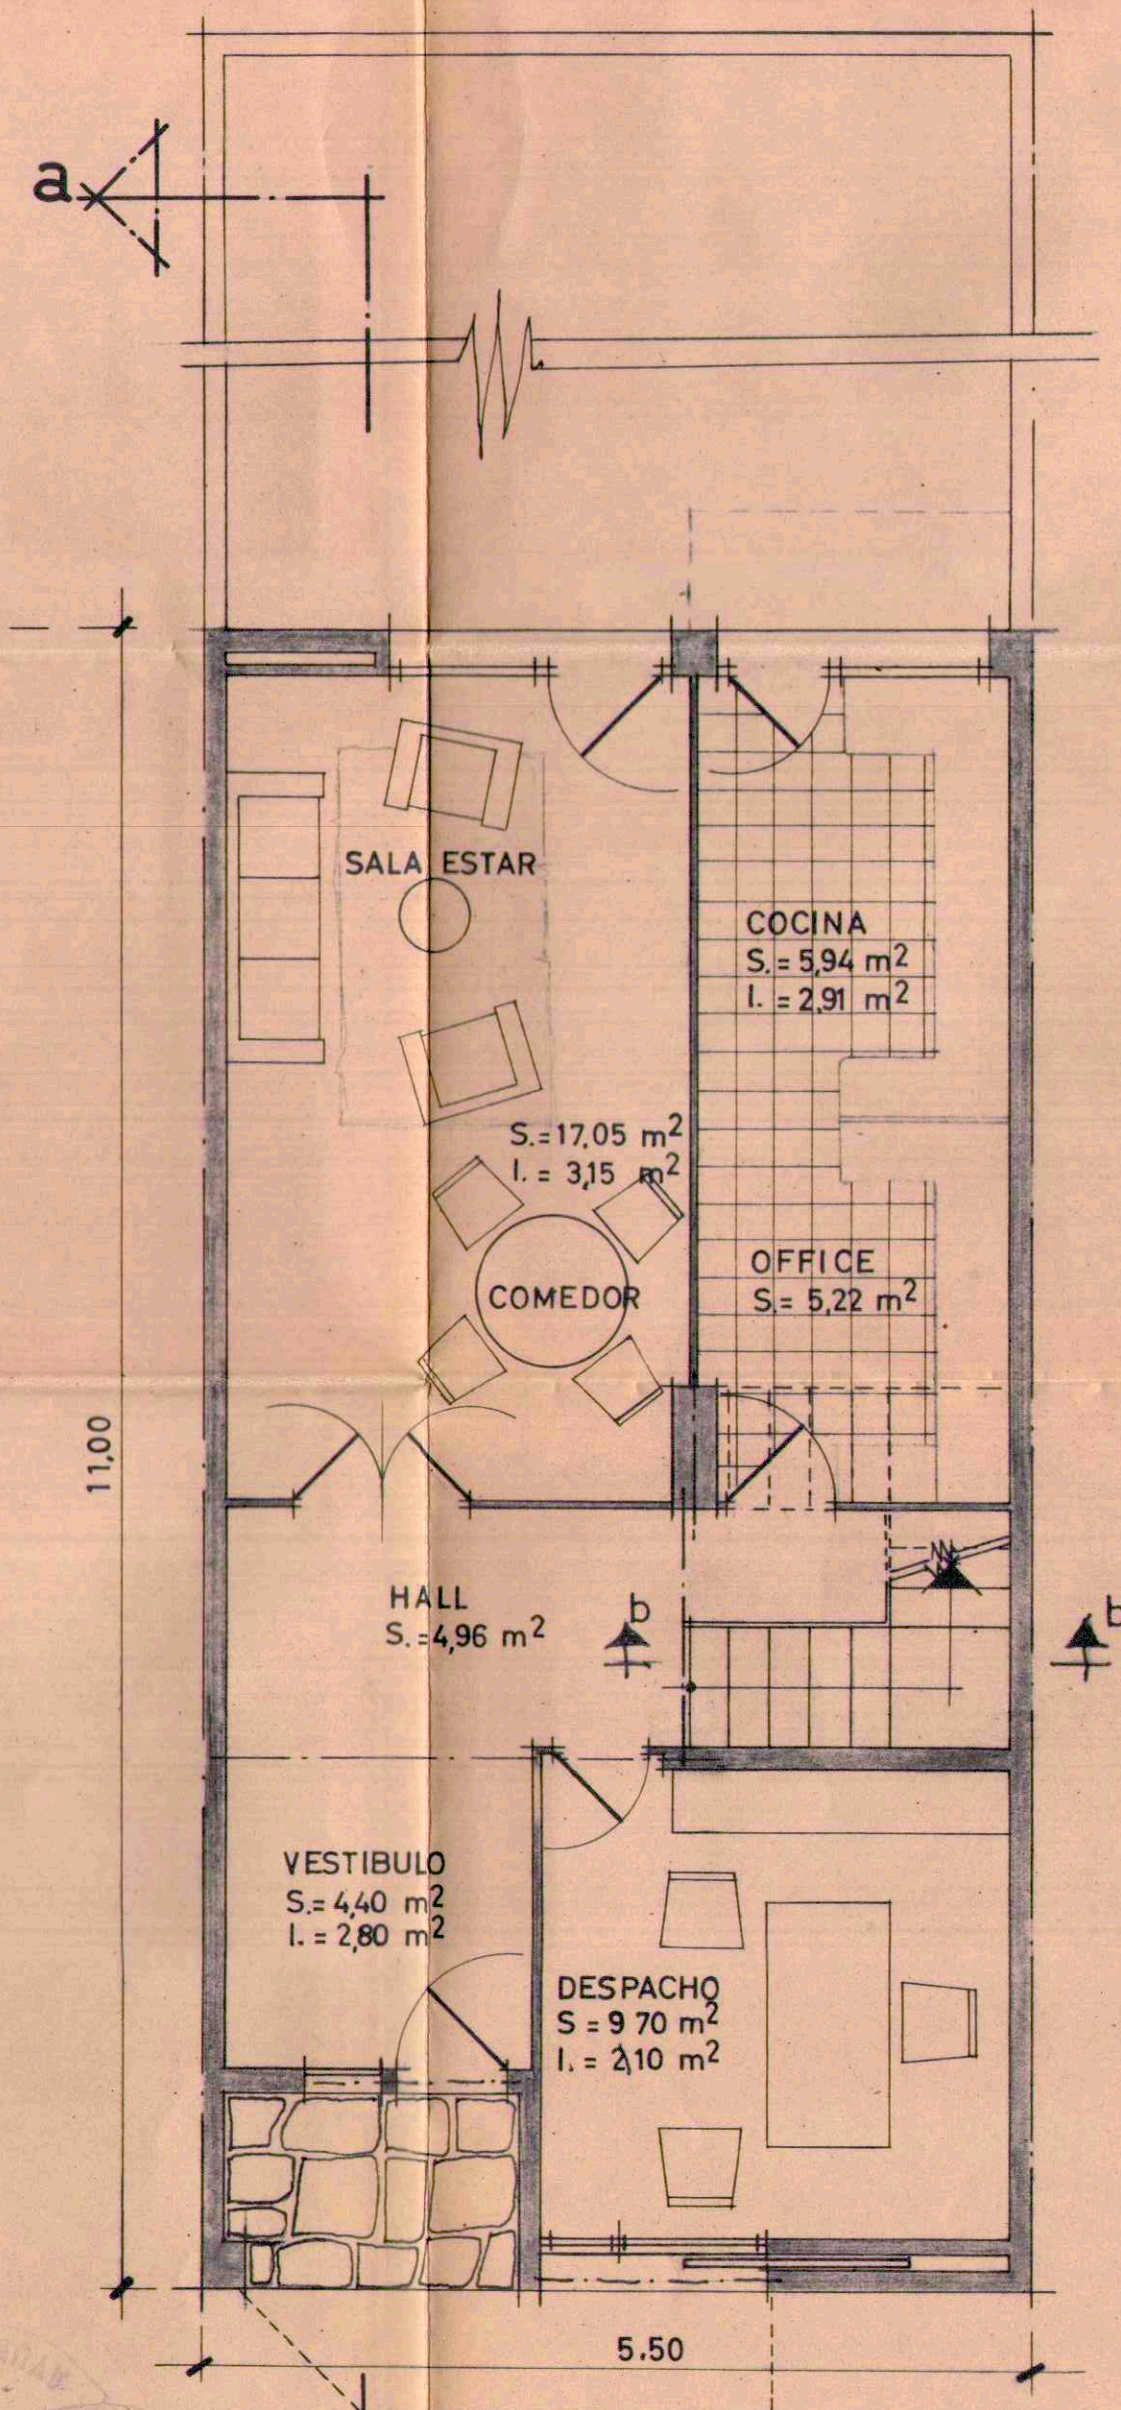

PLANTA BAJA  
E. = 1:50  
sup. edificada = 60,50 m<sup>2</sup>

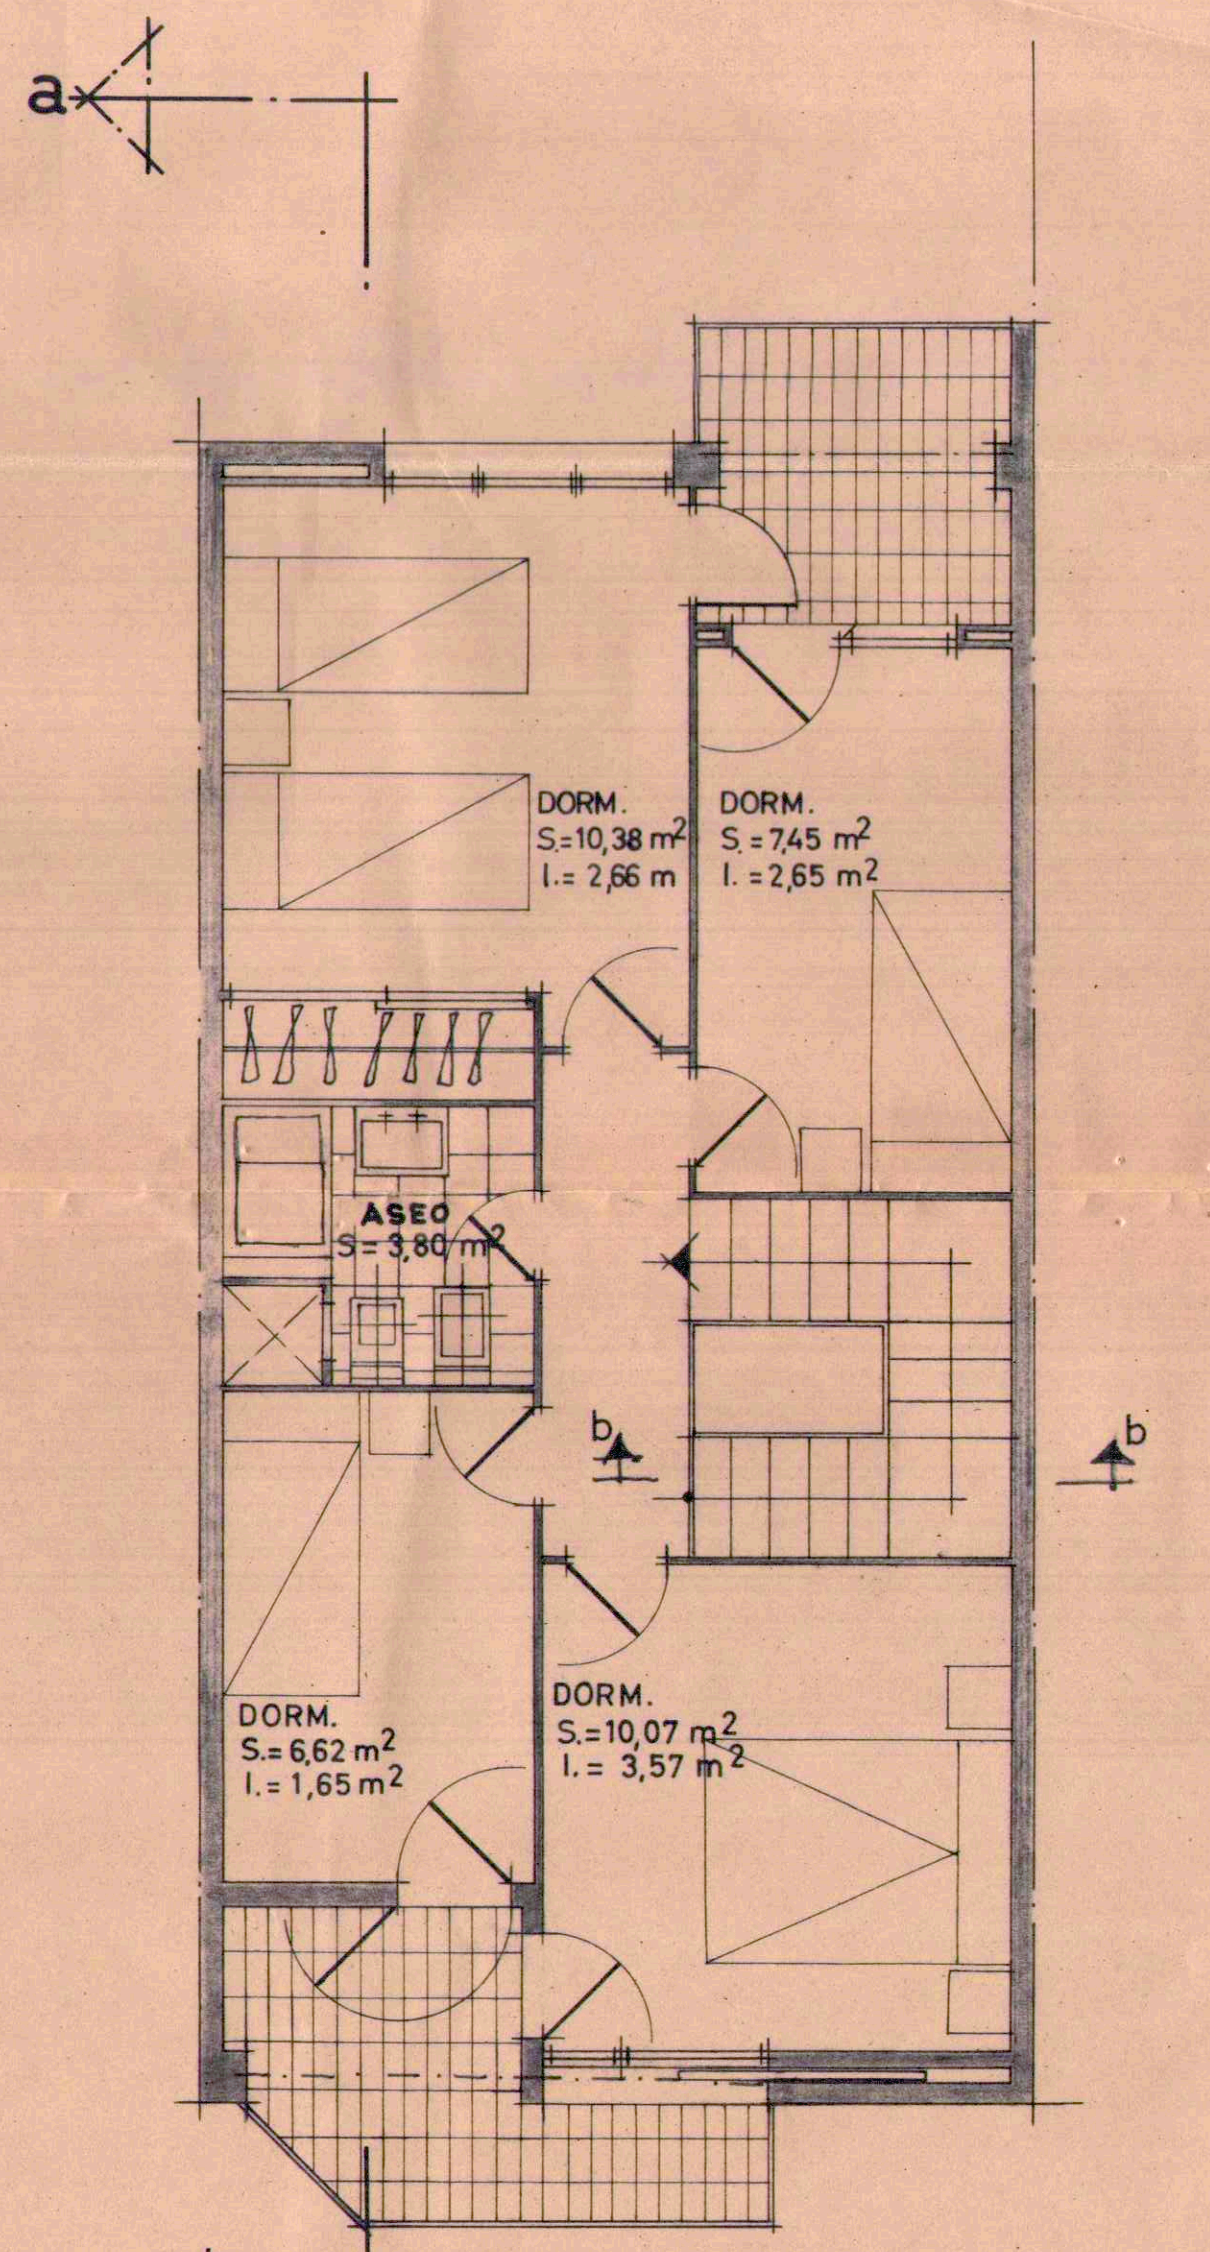

PLANTA PISO  
E. = 1:50  
sup. edificada = 62,84 m<sup>2</sup>

dibujado control escala 1:50 fecha n.º copias plantas protocolo 0320/1

proprietario salvador catarineu *Salvador Catarineu* estudio arq. j. capell *capell*

1 VIVIENDA de R. L. GRUPO 1: en mataró, c. n.º 501

20 06111111 1988 205943

OFICIAL DE 1.ª CATEGORÍA

